



芦田川浄化センター全体配置平面図

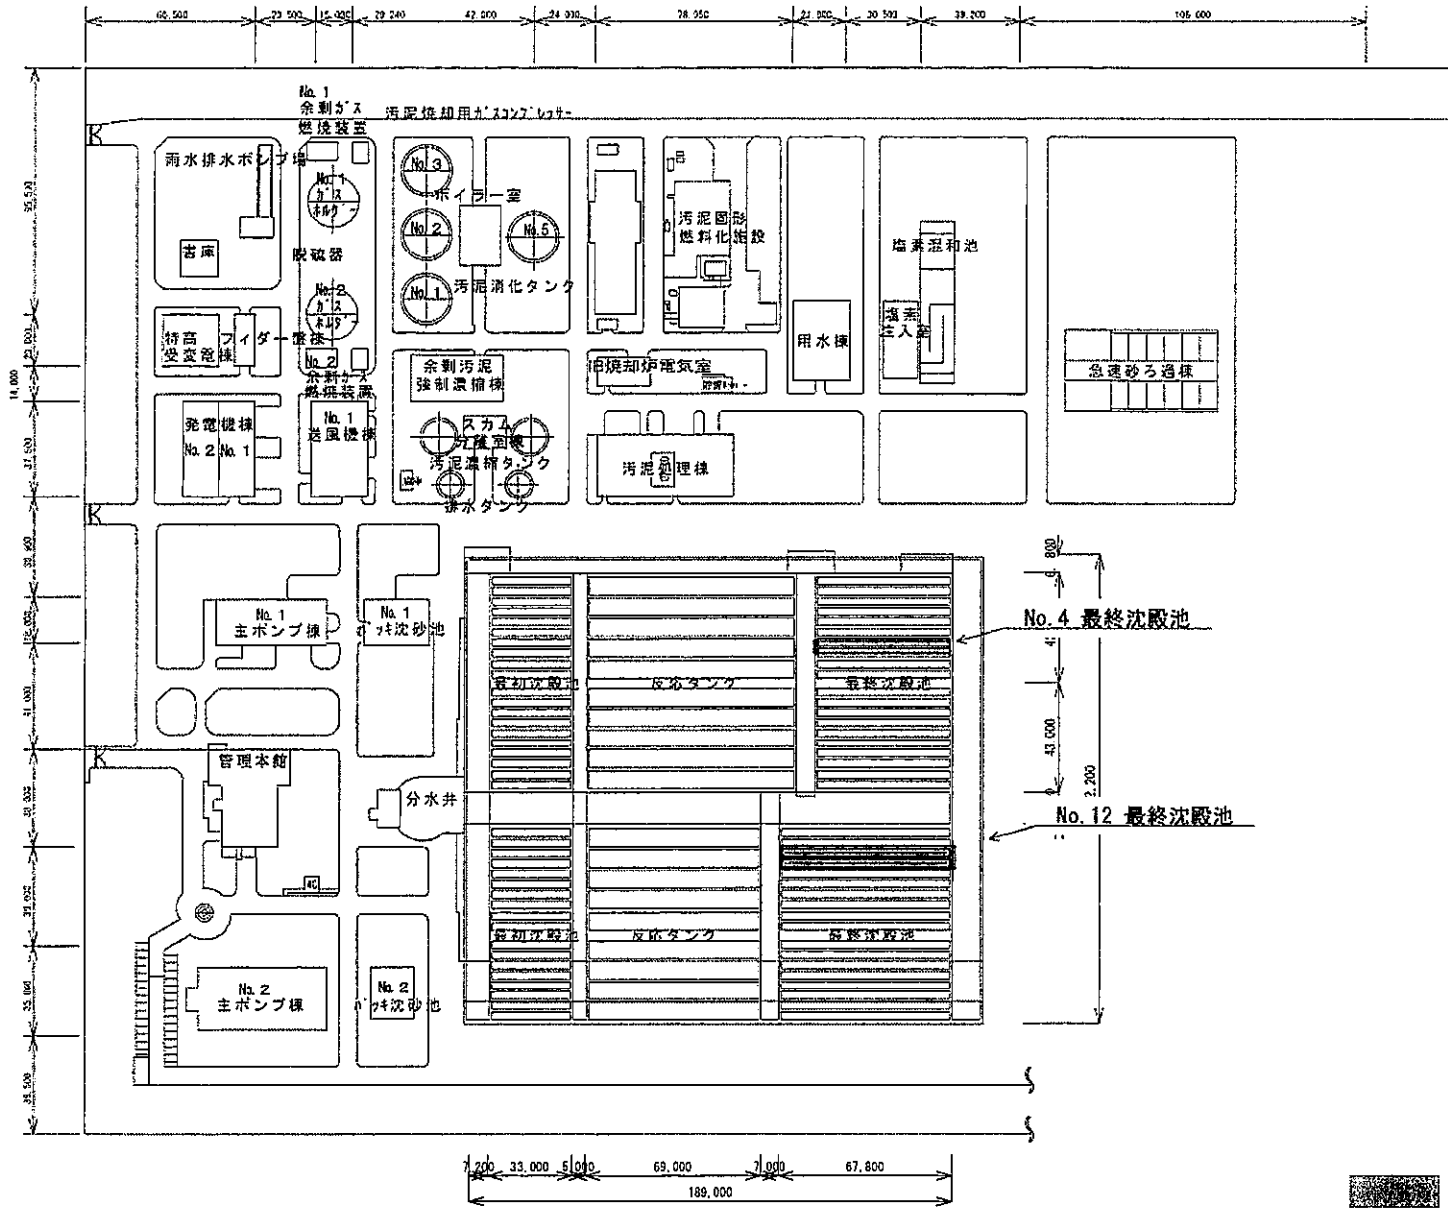


修繕業務場所

令和 6 年度	業務名称	芦田川流域下水道芦田川浄化センター	図面 No.
		水処理設備No.4・12最終沈殿池汚泥脱水機等修繕業務	
(公財) 広島県下水道公社 福山支所	図面名称	縮尺	4
		1/2000	

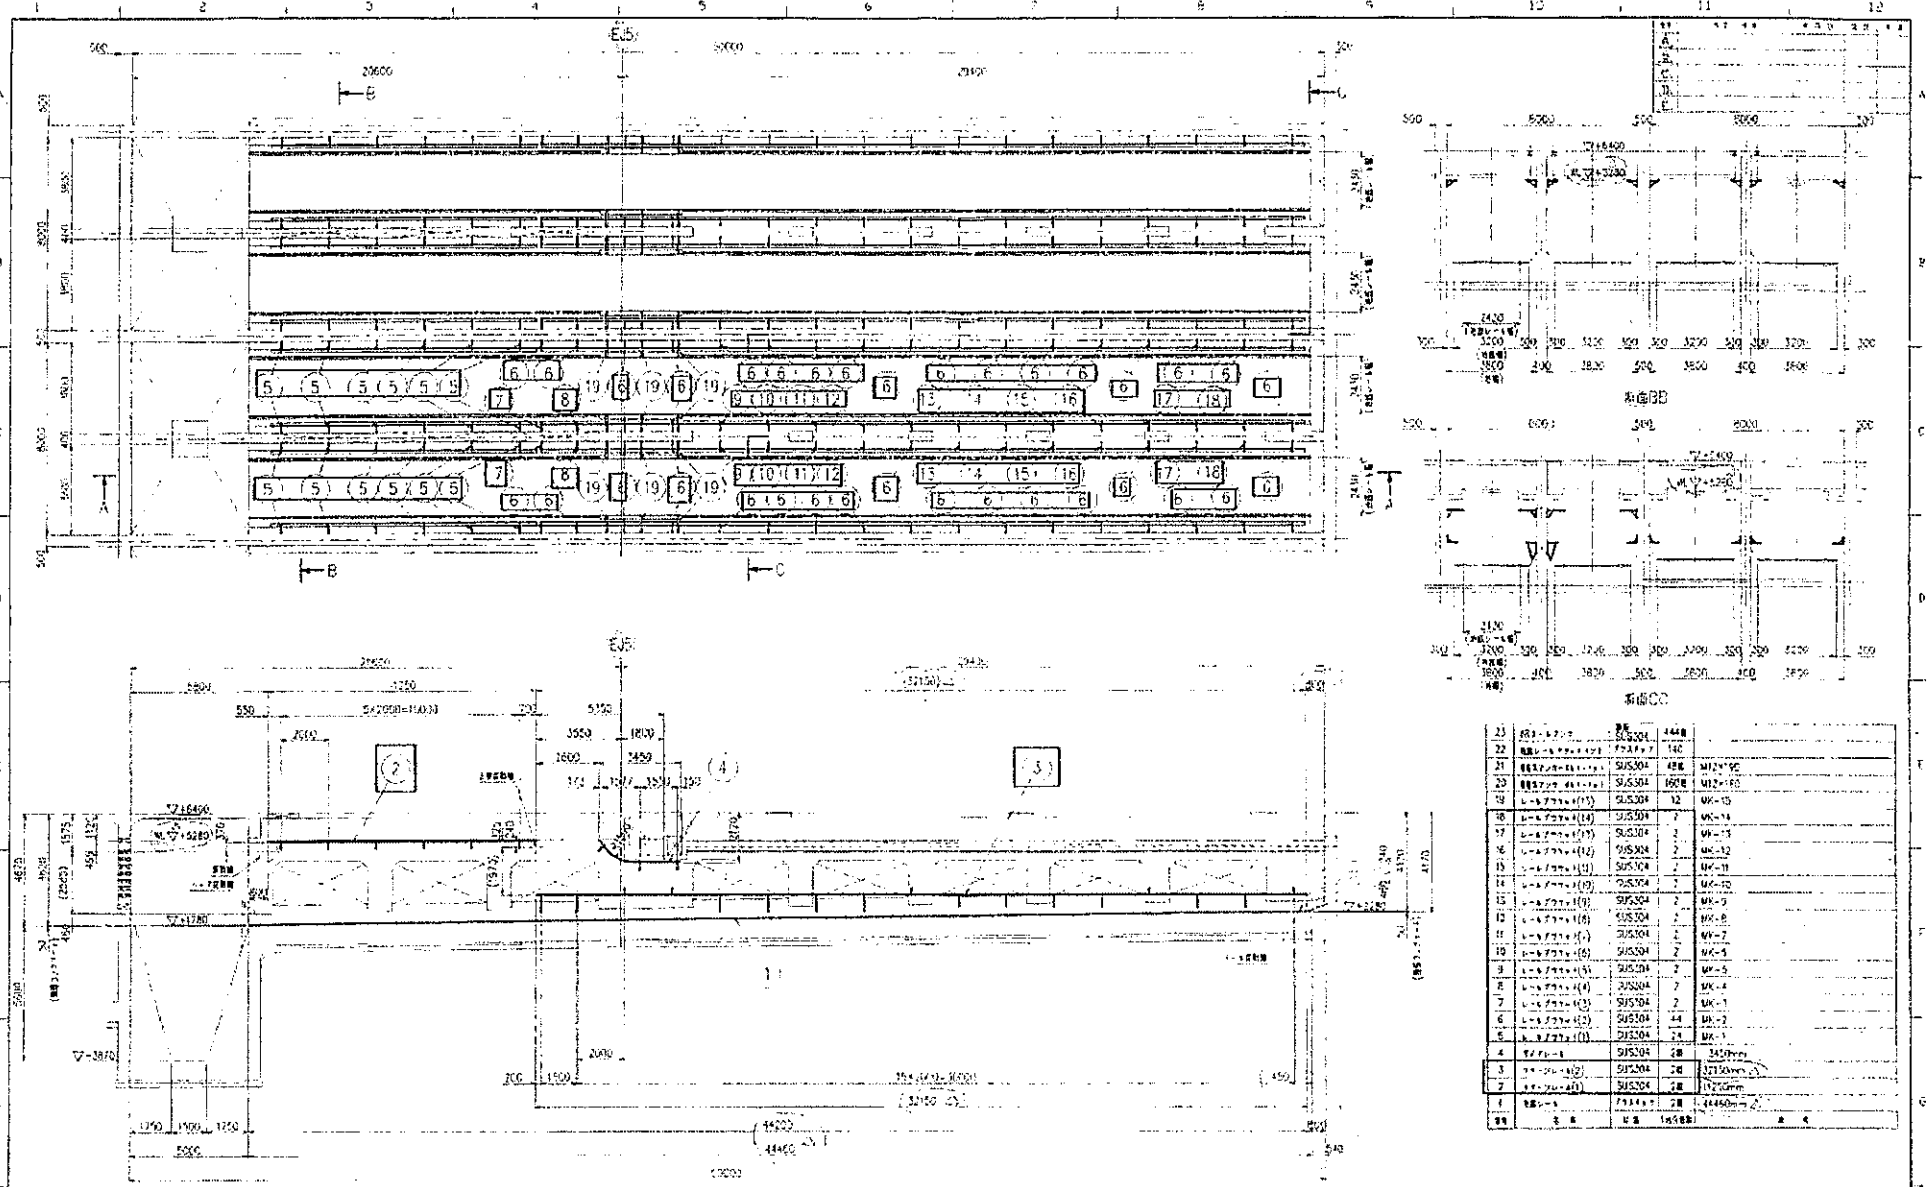

No.	設備名	数量	仕様	備考
23	配管	1448	φ100	
22	配管	142	φ100	
21	配管	438	φ100	
20	配管	1678	φ100	
19	配管	12	φ100	
18	配管	2	φ100	
17	配管	2	φ100	
16	配管	2	φ100	
15	配管	2	φ100	
14	配管	2	φ100	
13	配管	2	φ100	
12	配管	2	φ100	
11	配管	2	φ100	
10	配管	2	φ100	
9	配管	2	φ100	
8	配管	2	φ100	
7	配管	2	φ100	
6	配管	24	φ100	
5	配管	24	φ100	
4	配管	24	φ100	
3	配管	24	φ100	
2	配管	24	φ100	
1	配管	24	φ100	
計	合計	1448		



12
 1) 2024年度
 2) 2025年度
 3) 2026年度
 4) 2027年度
 5) 2028年度
 6) 2029年度
 7) 2030年度
 8) 2031年度
 9) 2032年度
 10) 2033年度
 11) 2034年度
 12) 2035年度

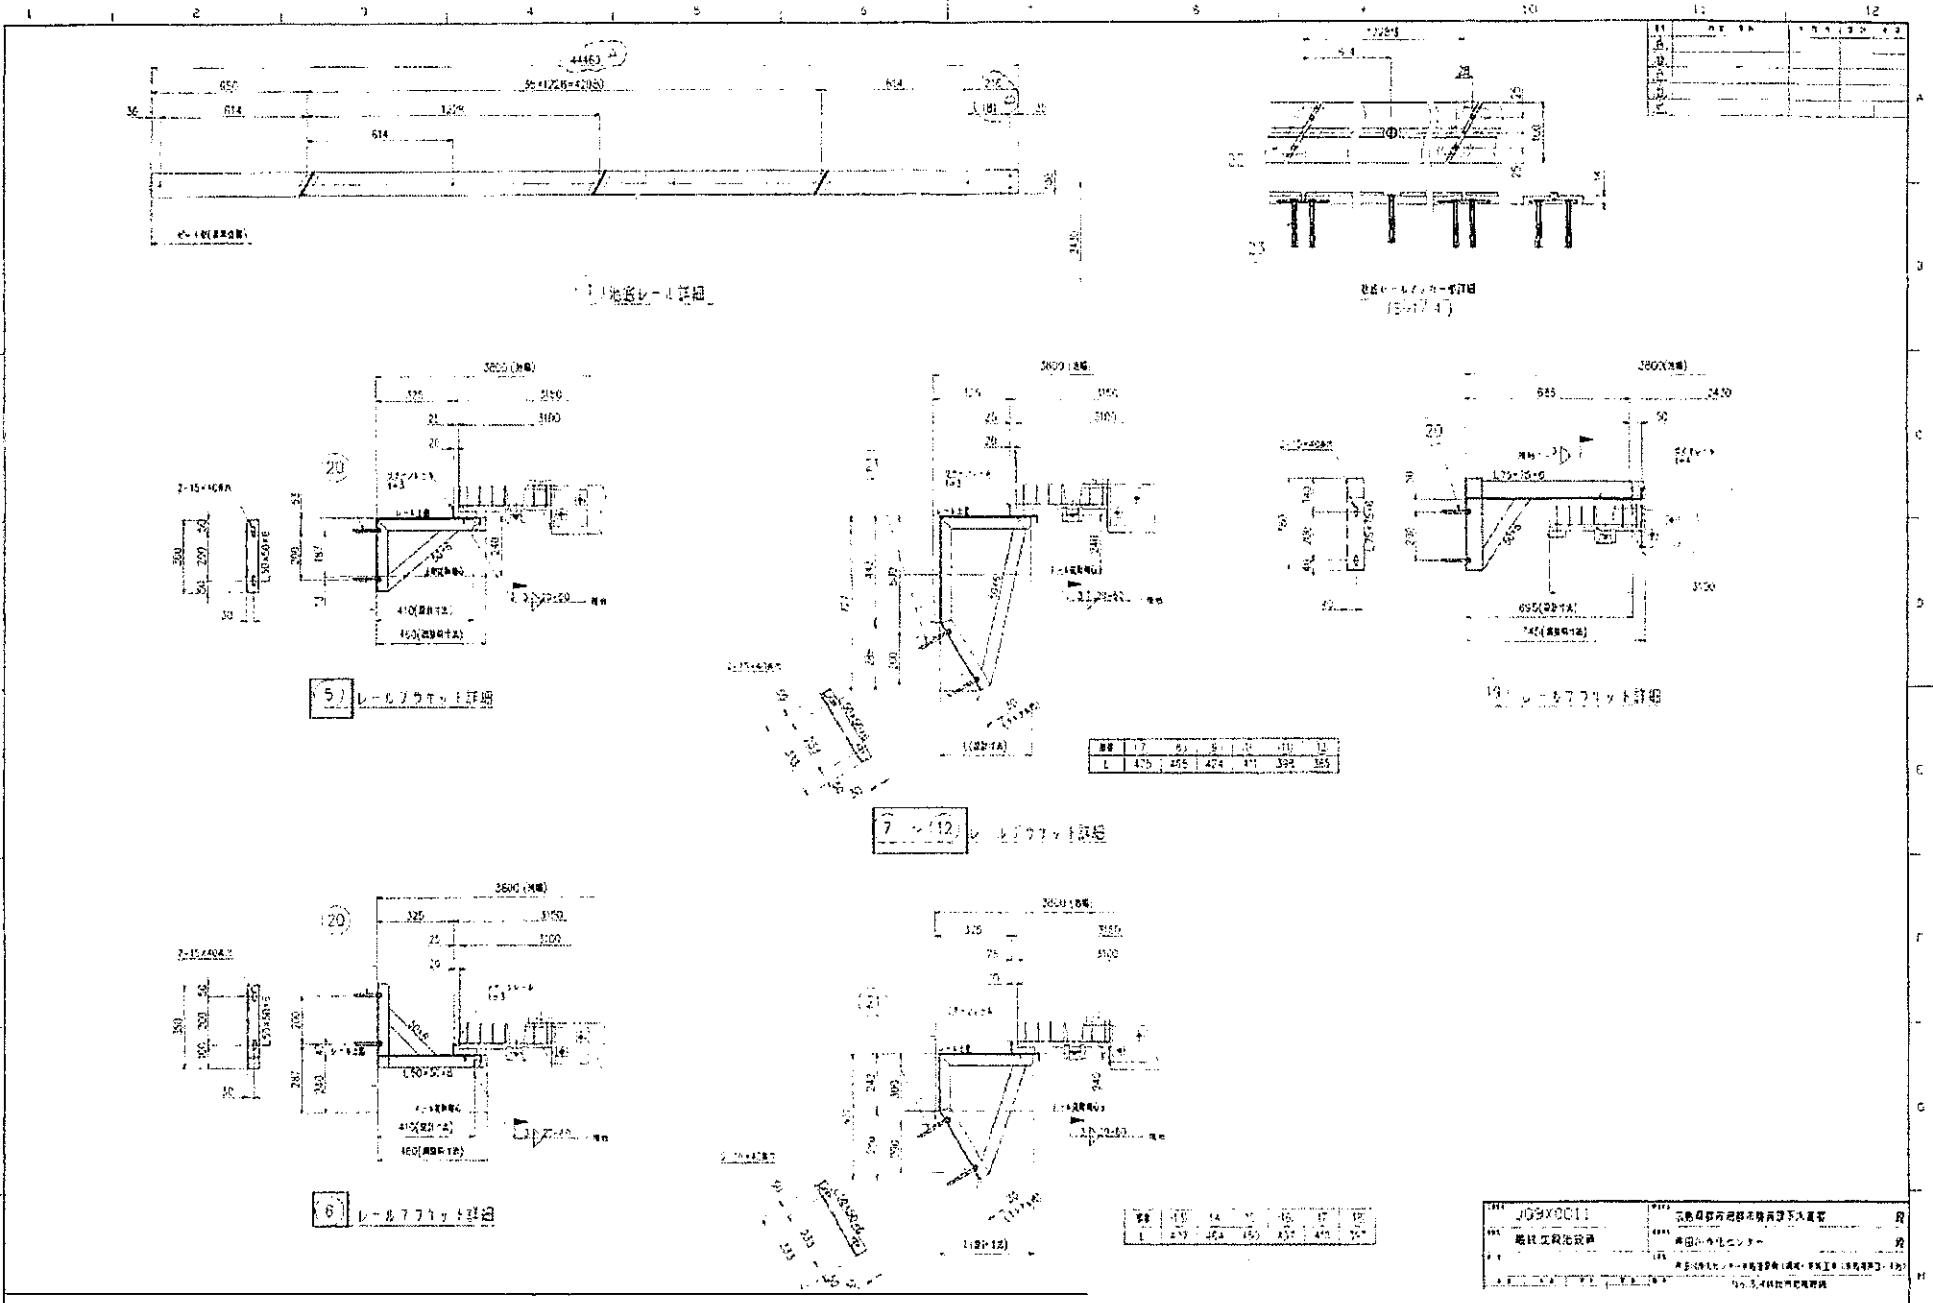


図面 No	1	2	3	4	5	6	7	8	9	10	11	12
図面名												

JG9Y0011	広島県下水道局 広島県下水道局	図
広島県下水道局	広島県下水道局	図
<small> 〒730-0192 広島県広島市東区東区 1-1-1 TEL 083-821-1111 FAX 083-821-1112 E-MAIL hiroshima@hiroshima-cs.jp </small>		


令和 6 年度		業務名称	芦田川流域下水道芦田川浄化センター 水処理設備No.4・12最終沈殿池汚泥掻き取り修繕業務		図面 No
〈公財〉広島県下水道公社 福山支所		図面名称	縮尺	1/2000	

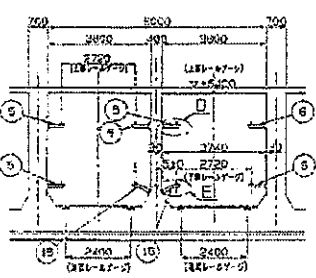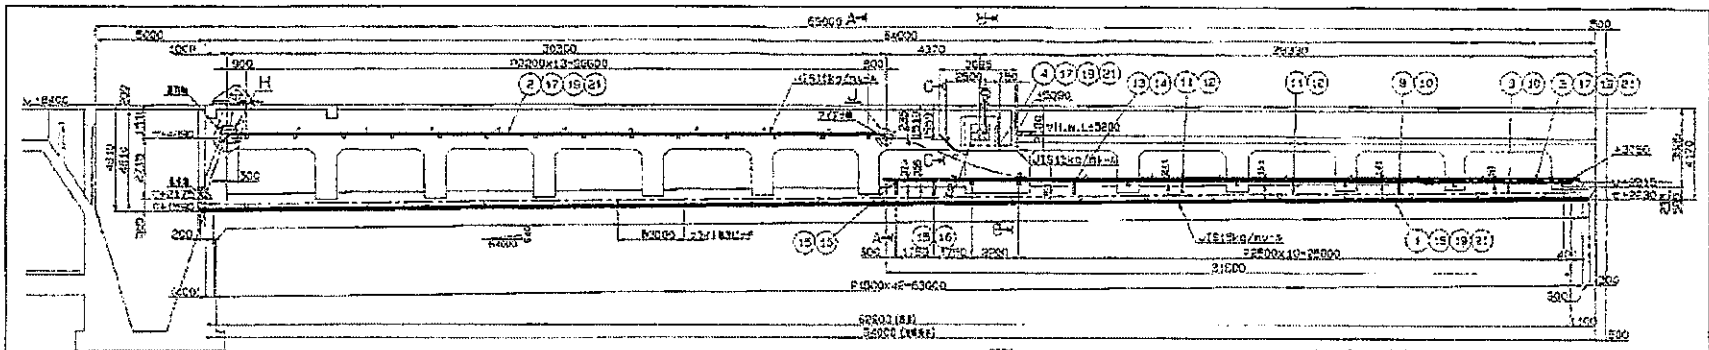


断面 A-A

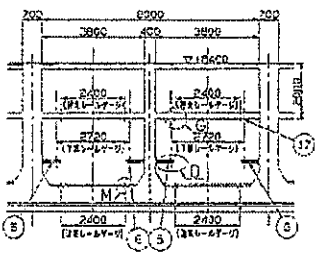

断面 B-B

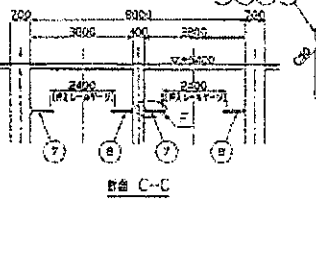


断面 C-C

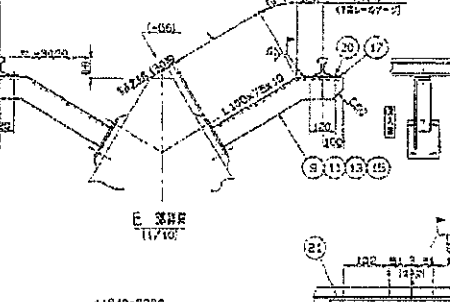


E 部詳細


No.	LT	材料	規格	寸法	数量	
40	91	CO1	31	2		
46	141	200	31	2		
9	10	80	121	20	2	
11	12	80	241	26	2	
13	14	200	89	101	40	2
15	16	60	26	101	24	2
17	18	100	272	101	24	2

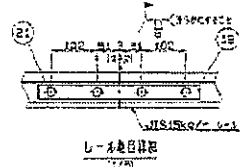


L-部詳細

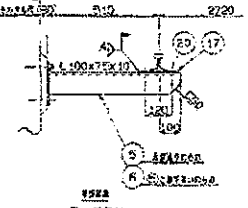


D 部詳細

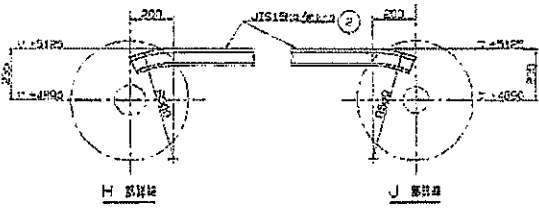


H 部詳細

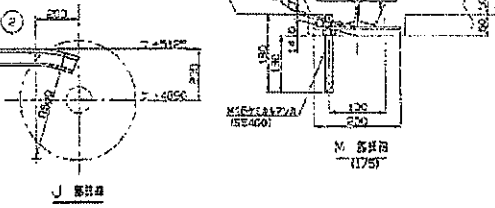


J 部詳細

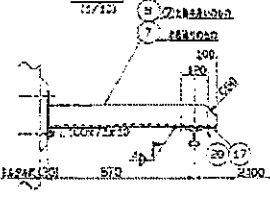

F 部詳細

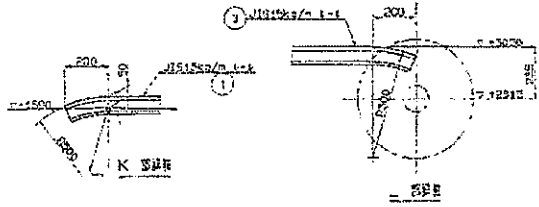

K 部詳細

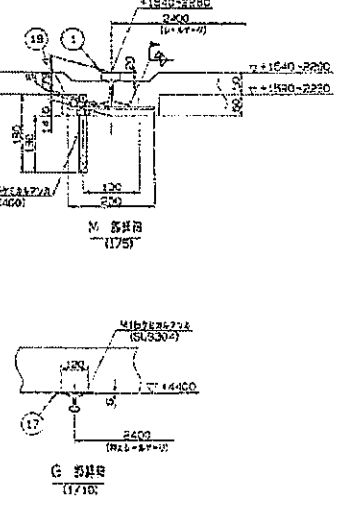

G 部詳細

材料	規格	寸法	数量
21	SS304	φ100	2
22	SS304	φ100	2
15	SS304	φ100	2
16	SS304	φ100	2
17	SS304	φ100	2
18	SS304	φ100	2
19	SS304	φ100	2
20	SS304	φ100	2
21	SS304	φ100	2
22	SS304	φ100	2
23	SS304	φ100	2
24	SS304	φ100	2
25	SS304	φ100	2
26	SS304	φ100	2
27	SS304	φ100	2
28	SS304	φ100	2
29	SS304	φ100	2
30	SS304	φ100	2
31	SS304	φ100	2
32	SS304	φ100	2
33	SS304	φ100	2
34	SS304	φ100	2
35	SS304	φ100	2
36	SS304	φ100	2
37	SS304	φ100	2
38	SS304	φ100	2
39	SS304	φ100	2
40	SS304	φ100	2
41	SS304	φ100	2
42	SS304	φ100	2
43	SS304	φ100	2
44	SS304	φ100	2
45	SS304	φ100	2
46	SS304	φ100	2
47	SS304	φ100	2
48	SS304	φ100	2
49	SS304	φ100	2
50	SS304	φ100	2

命令書	0	年度		実務名称	神戸川流域下水道第四期計画に伴う下水処理場改良工事	図面 No.	4
図面名称		図面名称		縮尺	1/2000	4	