



# 芦田川浄化センター全体配置平面図

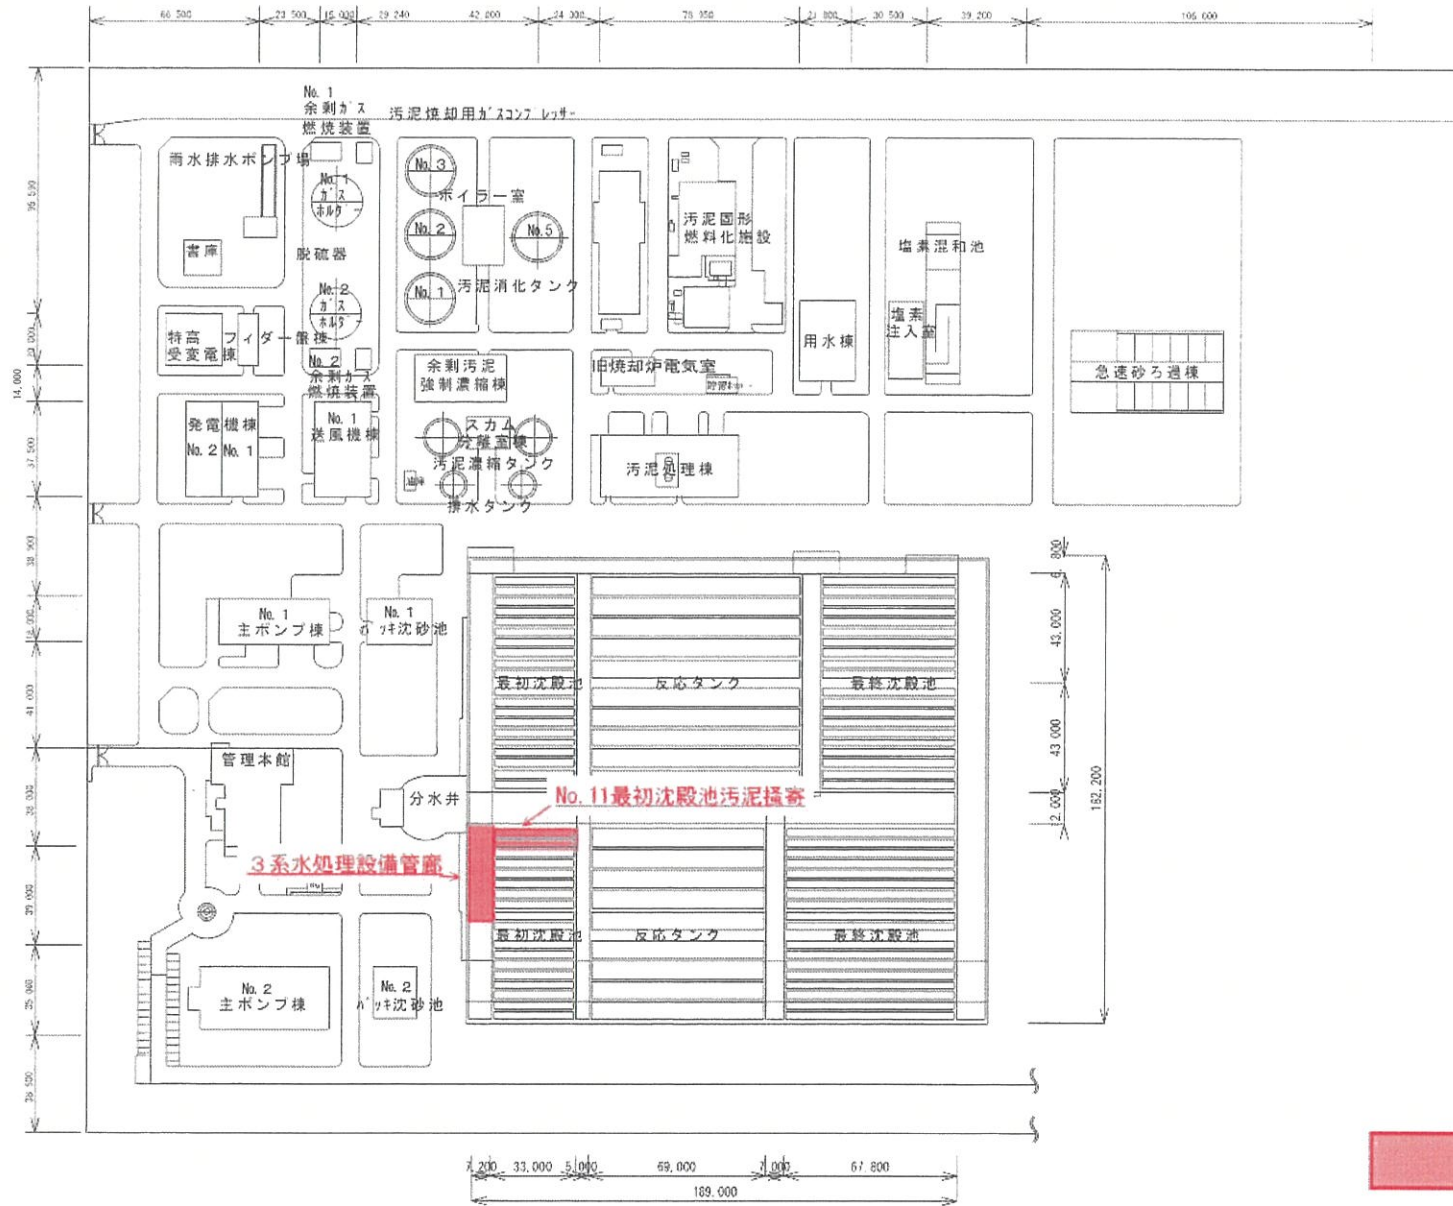

 修繕業務箇所

	令和 6 年度		業務名称	芦田川流域下水道芦田川浄化センター 3系水処理設備No.11最初沈殿池汚泥掻寄機等修繕業務		図面 No
	(公財) 広島県下水道公社 福山支所		図面名称	場内平面図	縮尺 1/2000	1
						4

株式会社 広島県下水道公社 福山支所  
 〒730-0292 広島県福山市福山町1-1-1  
 TEL 0849-22-1111 FAX 0849-22-1112

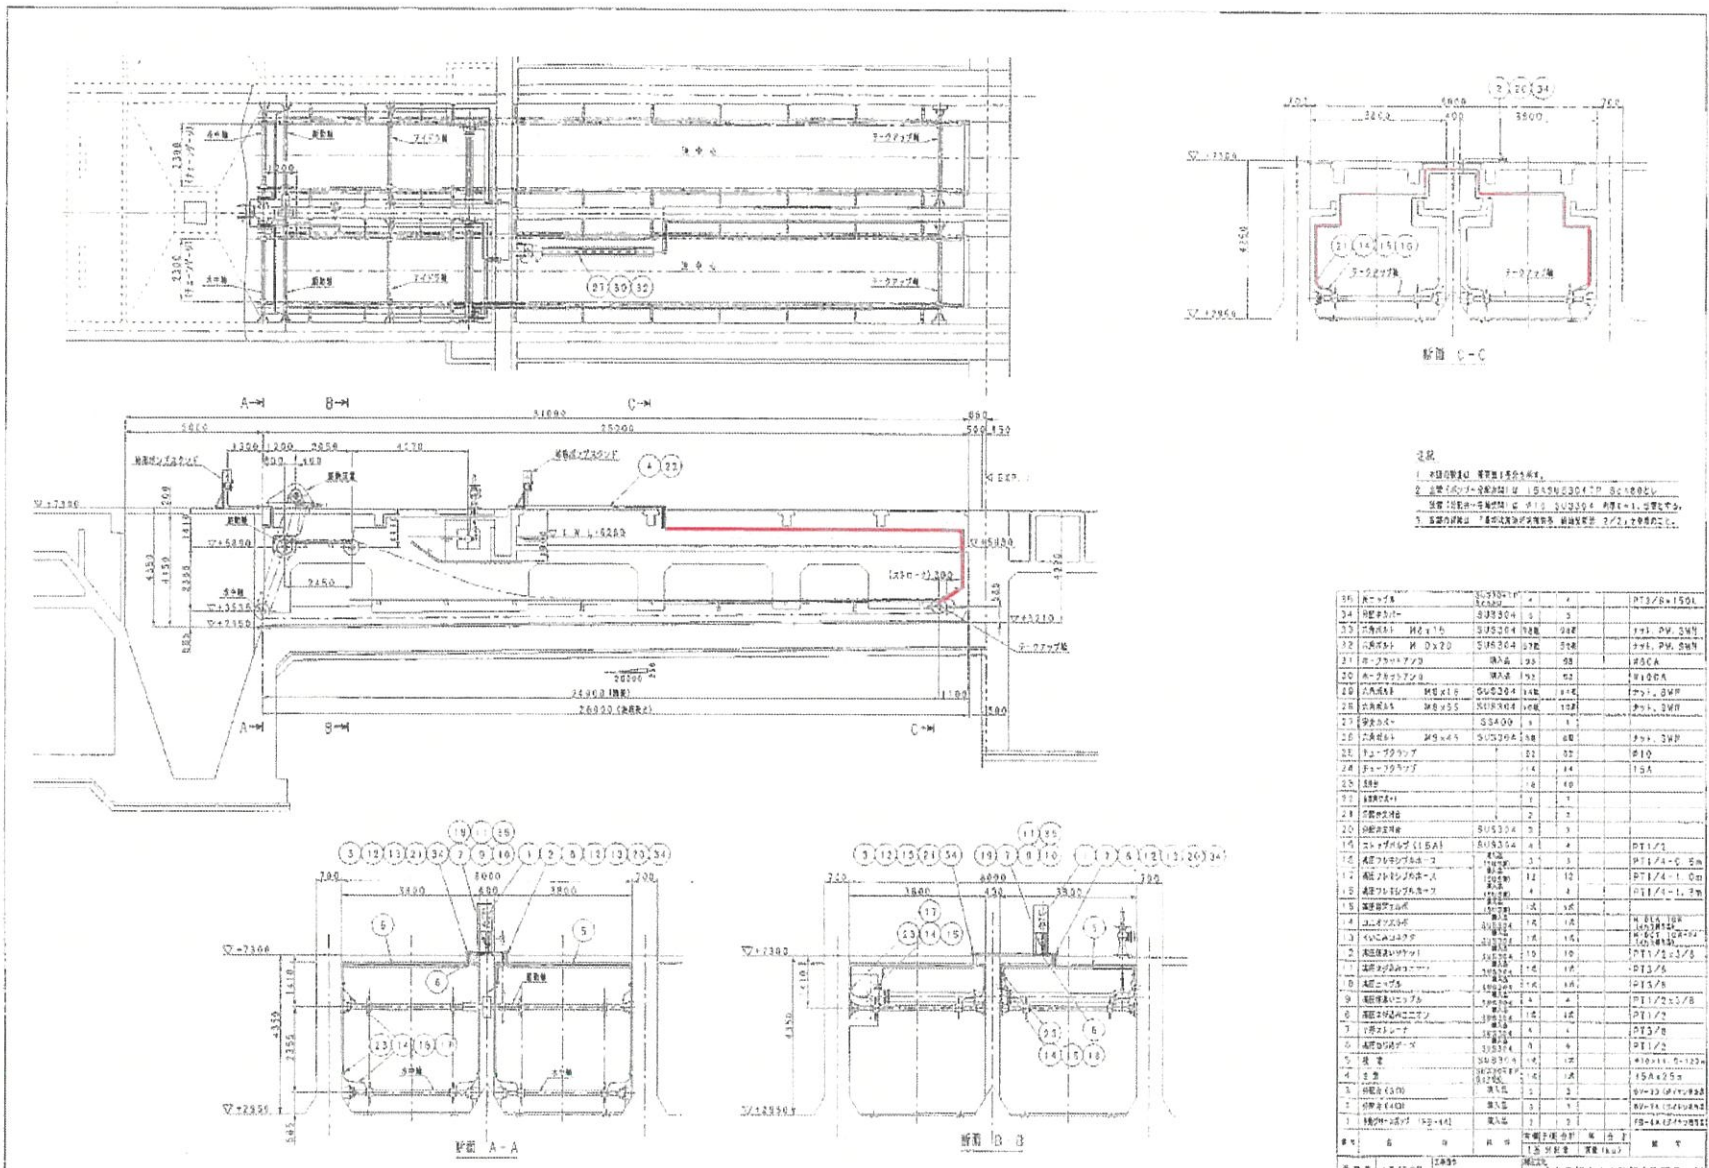


2. 図  
 1. 本図は、設計図書に準じて、  
 2. 本図は、設計図書に準じて、  
 3. 本図は、設計図書に準じて、

24	配管	ステンレス	φ100	1	PT1/4×150L
25	配管	ステンレス	φ50	3	
26	配管	ステンレス	φ20	2	
27	配管	ステンレス	φ15	1	
28	配管	ステンレス	φ10	1	
29	配管	ステンレス	φ8	1	
30	配管	ステンレス	φ6	1	
31	配管	ステンレス	φ5	1	
32	配管	ステンレス	φ4	1	
33	配管	ステンレス	φ3	1	
34	配管	ステンレス	φ2	1	
35	配管	ステンレス	φ1	1	
36	配管	ステンレス	φ0.5	1	
37	配管	ステンレス	φ0.2	1	
38	配管	ステンレス	φ0.1	1	
39	配管	ステンレス	φ0.05	1	
40	配管	ステンレス	φ0.02	1	
41	配管	ステンレス	φ0.01	1	
42	配管	ステンレス	φ0.005	1	
43	配管	ステンレス	φ0.002	1	
44	配管	ステンレス	φ0.001	1	
45	配管	ステンレス	φ0.0005	1	
46	配管	ステンレス	φ0.0002	1	
47	配管	ステンレス	φ0.0001	1	
48	配管	ステンレス	φ0.00005	1	
49	配管	ステンレス	φ0.00002	1	
50	配管	ステンレス	φ0.00001	1	
51	配管	ステンレス	φ0.000005	1	
52	配管	ステンレス	φ0.000002	1	
53	配管	ステンレス	φ0.000001	1	
54	配管	ステンレス	φ0.0000005	1	
55	配管	ステンレス	φ0.0000002	1	
56	配管	ステンレス	φ0.0000001	1	
57	配管	ステンレス	φ0.00000005	1	
58	配管	ステンレス	φ0.00000002	1	
59	配管	ステンレス	φ0.00000001	1	
60	配管	ステンレス	φ0.000000005	1	
61	配管	ステンレス	φ0.000000002	1	
62	配管	ステンレス	φ0.000000001	1	
63	配管	ステンレス	φ0.0000000005	1	
64	配管	ステンレス	φ0.0000000002	1	
65	配管	ステンレス	φ0.0000000001	1	
66	配管	ステンレス	φ0.00000000005	1	
67	配管	ステンレス	φ0.00000000002	1	
68	配管	ステンレス	φ0.00000000001	1	
69	配管	ステンレス	φ0.000000000005	1	
70	配管	ステンレス	φ0.000000000002	1	
71	配管	ステンレス	φ0.000000000001	1	
72	配管	ステンレス	φ0.0000000000005	1	
73	配管	ステンレス	φ0.0000000000002	1	
74	配管	ステンレス	φ0.0000000000001	1	
75	配管	ステンレス	φ0.00000000000005	1	
76	配管	ステンレス	φ0.00000000000002	1	
77	配管	ステンレス	φ0.00000000000001	1	
78	配管	ステンレス	φ0.000000000000005	1	
79	配管	ステンレス	φ0.000000000000002	1	
80	配管	ステンレス	φ0.000000000000001	1	
81	配管	ステンレス	φ0.0000000000000005	1	
82	配管	ステンレス	φ0.0000000000000002	1	
83	配管	ステンレス	φ0.0000000000000001	1	
84	配管	ステンレス	φ0.00000000000000005	1	
85	配管	ステンレス	φ0.00000000000000002	1	
86	配管	ステンレス	φ0.00000000000000001	1	
87	配管	ステンレス	φ0.000000000000000005	1	
88	配管	ステンレス	φ0.000000000000000002	1	
89	配管	ステンレス	φ0.000000000000000001	1	
90	配管	ステンレス	φ0.0000000000000000005	1	
91	配管	ステンレス	φ0.0000000000000000002	1	
92	配管	ステンレス	φ0.0000000000000000001	1	
93	配管	ステンレス	φ0.00000000000000000005	1	
94	配管	ステンレス	φ0.00000000000000000002	1	
95	配管	ステンレス	φ0.00000000000000000001	1	
96	配管	ステンレス	φ0.000000000000000000005	1	
97	配管	ステンレス	φ0.000000000000000000002	1	
98	配管	ステンレス	φ0.000000000000000000001	1	
99	配管	ステンレス	φ0.0000000000000000000005	1	
100	配管	ステンレス	φ0.0000000000000000000002	1	

令和 6 年度  
 広島県下水道公社 福山支所  
 広島県福山市福山町1-1-1  
 TEL 0849-22-1111 FAX 0849-22-1112


令和 6 年度	業務名称	芦田川流域下水道芦田川浄化センター 3系水処理設備No.11最初沈殿池汚泥掻き機等修繕業務	図面 No	2
(公財) 広島県下水道公社 福山支所	図面名称	No. 11最初沈殿池汚泥掻き機 箱尺 1/2000		4

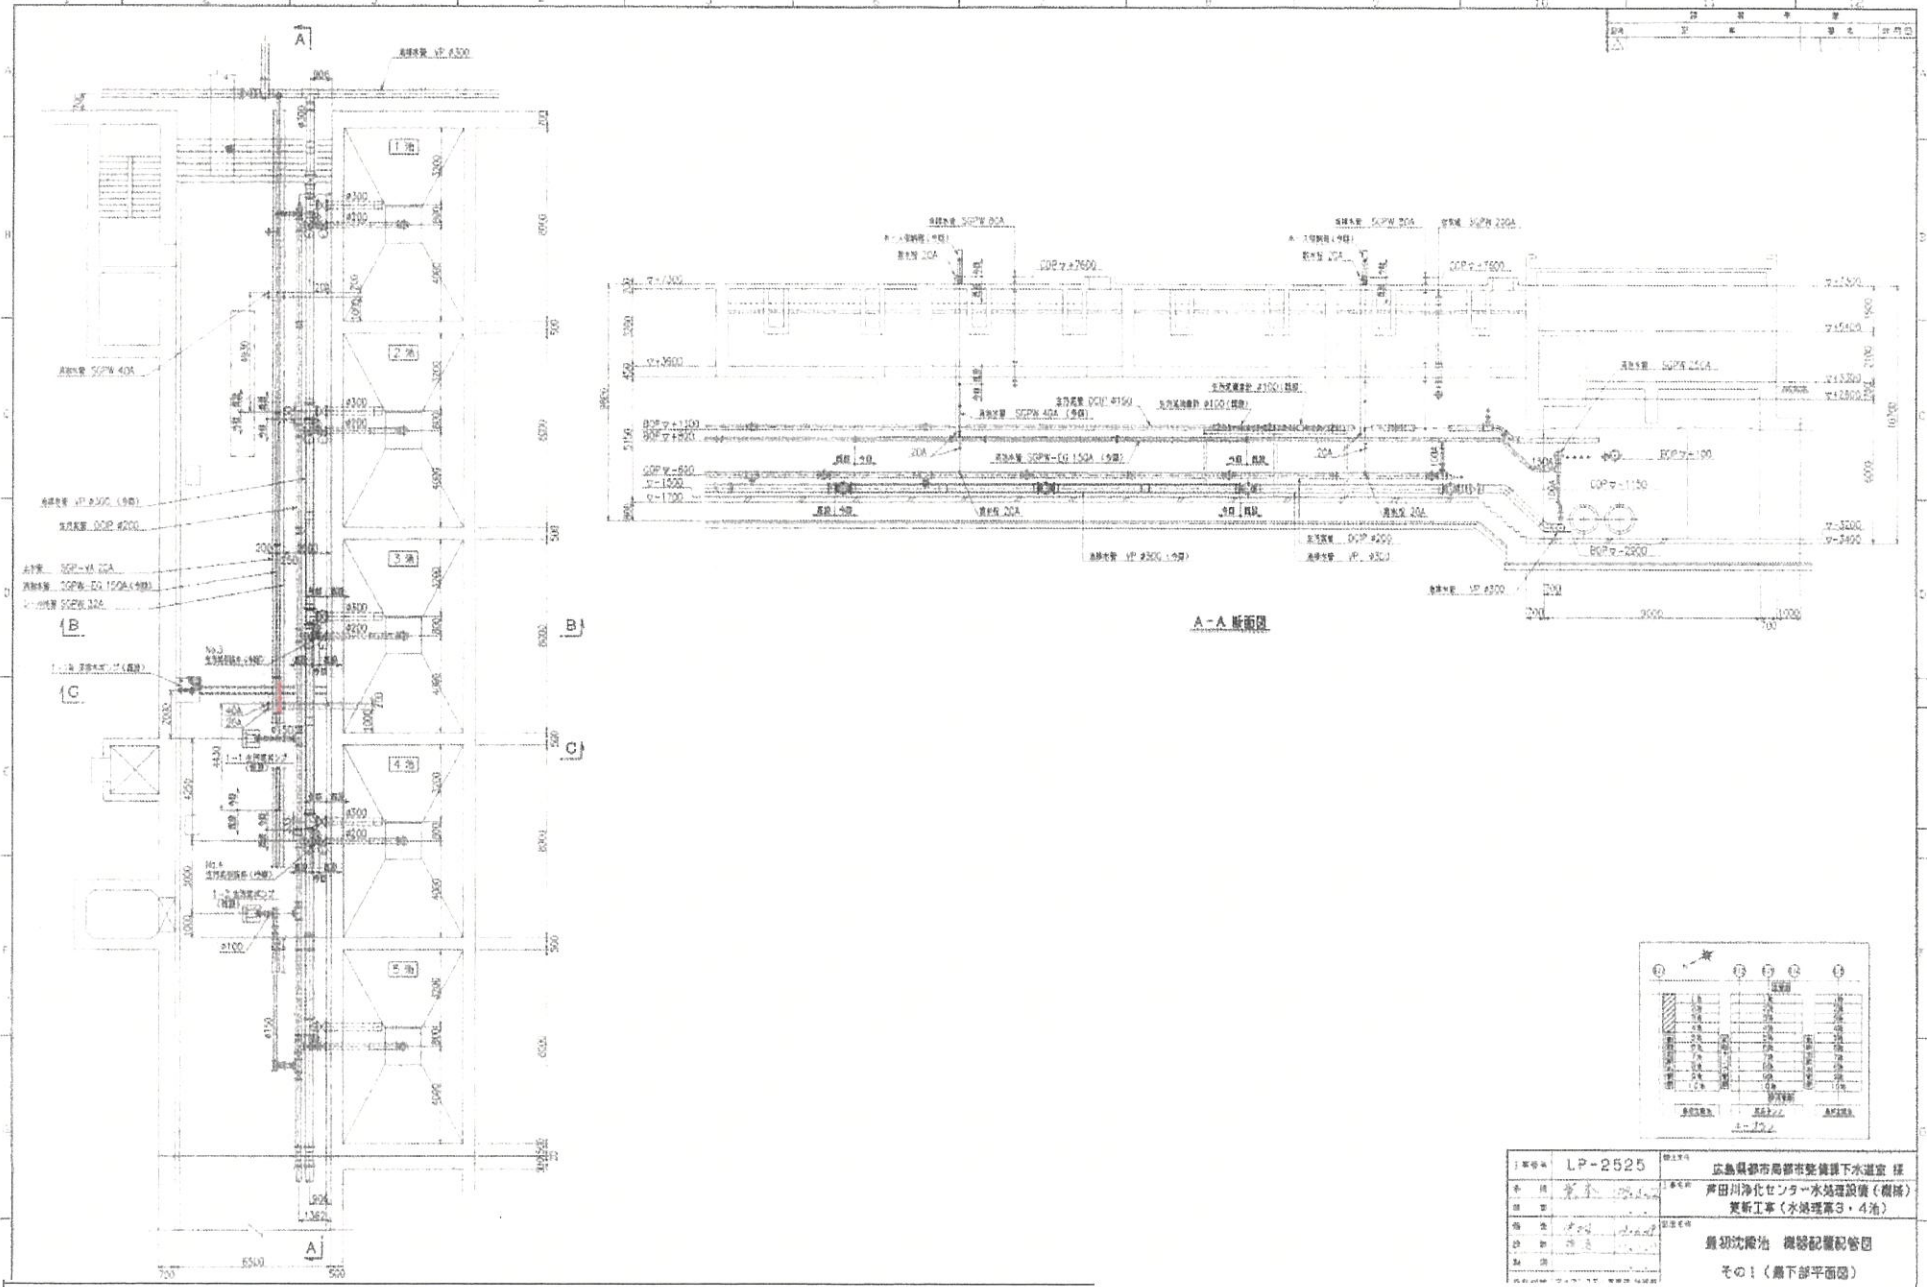

図面No	LP-2525	施設名	広島県都市局都市整備課下水道室 様
水 種	雑排水	工事名	芦田川浄化センター水処理設備(機械) 更新工事(水処理第3・4池)
機 種		機 種	最初沈殿池 機械配管配管
機 寸		機 寸	その1(最下部平面図)

令和 6 年度	業務名称	芦田川流域下水道芦田川浄化センター 3系水処理設備No.11最初沈殿池汚泥掻き機等修繕業務		図面 No
(公財) 広島県下水道公社 福山支所	図面名称	3計水処理設備管廊	縮 尺	1/2000
				3
				4

1/10 1/20

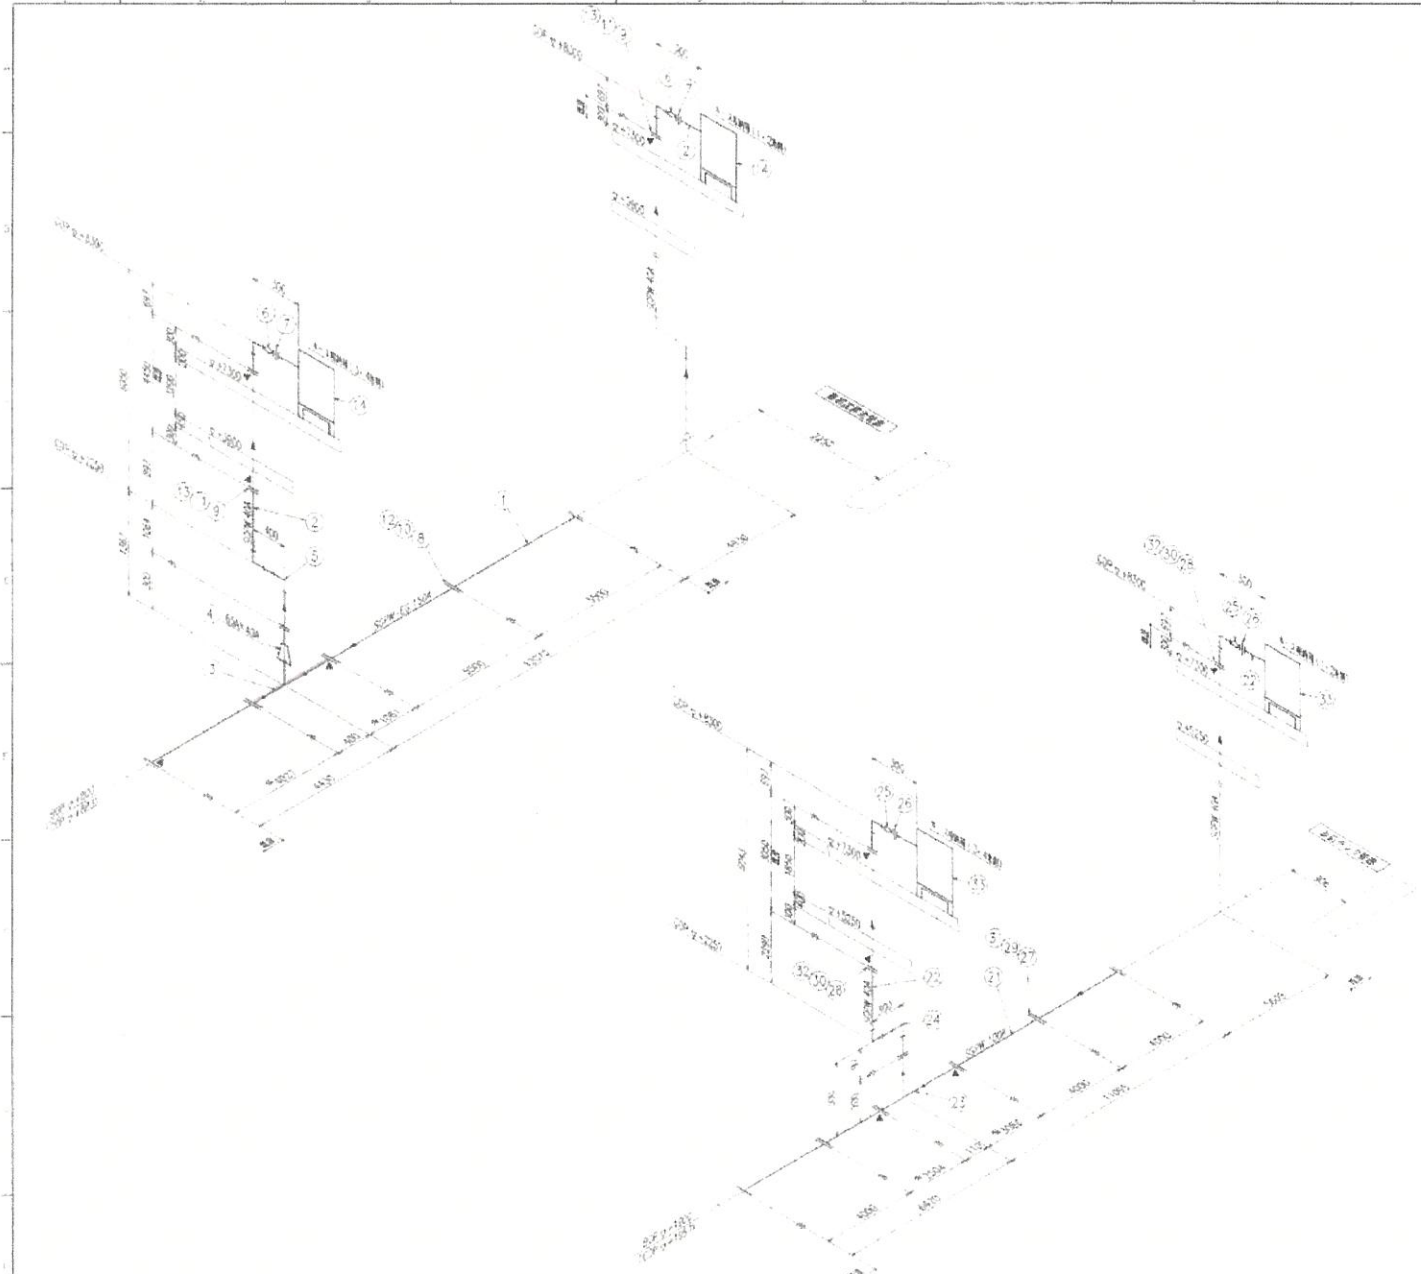

- 注記
- 1) 本図は設計図書より、最新に現地調査の上、製作されたもの。
  - 2) 図中、赤字は、調査変更のこと。
  - 3) 現地調査は、最新に訂正されたもの。
  - 4) 図中、黄色は、現場調査結果を示す。
  - 5) 図中の設備番号の( )内は、JIS記号を示す。
  - 6) SOPW-SQ、SQPM等は管径後、また部分に設置位置記号を付すこと。

設備番号	設備名称	規格	数量	単位	備注
33	マンホール	M18x60	SS400+Zn	16	40A F4F4
31	マンホール	M18x65	SS400+Zn	45	100A F4F4
32	マンホール	40A	CR	4	1号機室
29	マンホール	40A	CR	4	1号機室
28	マンホール	40A	SS400+Zn	8	
27	マンホール	100A	SS400+Zn	10	
26	マンホール	40A	FCMB+Zn	2	
25	マンホール	40A	FCMB+Zn	2	
24	マンホール	40A	FCMB+Zn	4	
23	マンホール	100A	FCMB	1	
22	マンホール	40A	SOPW	18	
21	マンホール	100A	SOPW	18	

設備番号	設備名称	規格	数量	単位	備注
14	マンホール	M18x60	SS400+Zn	16	40A F4F4
12	マンホール	M20x60	SS400+Zn	45	150A F4F4
11	マンホール	40A	CR	4	1号機室
10	マンホール	150A	CR	5	1号機室
9	マンホール	40A	SS400+Zn	8	
8	マンホール	150A	SS400+Zn	9	
7	マンホール	40A	FCMB+Zn	2	
6	マンホール	40A	FCMB+Zn	2	
5	マンホール	40A	FCMB+Zn	4	
4	マンホール	60A	FCMB	1	
3	マンホール	150A	SOPW	18	
2	マンホール	40A	SOPW	18	
1	マンホール	150A	SOPW	18	

図面番号: 一式 LP-2525  
 図面名称: 広島県東広島市豊後川下水道センター  
 東田川浄化センター水処理設備(機械)  
 更新工事(水処理第3・4池)  
 スケルトン図  
 消込水管(1/12)

令和 6 年度	業務名称	戸田川流域下水道戸田川浄化センター 3系水処理設備No.11最初沈殿池汚泥掻き機等修繕業務	図面 No	4
(公財) 広島県下水道公社 福山支所	図面名称	スケルトン	縮尺	1/2000