

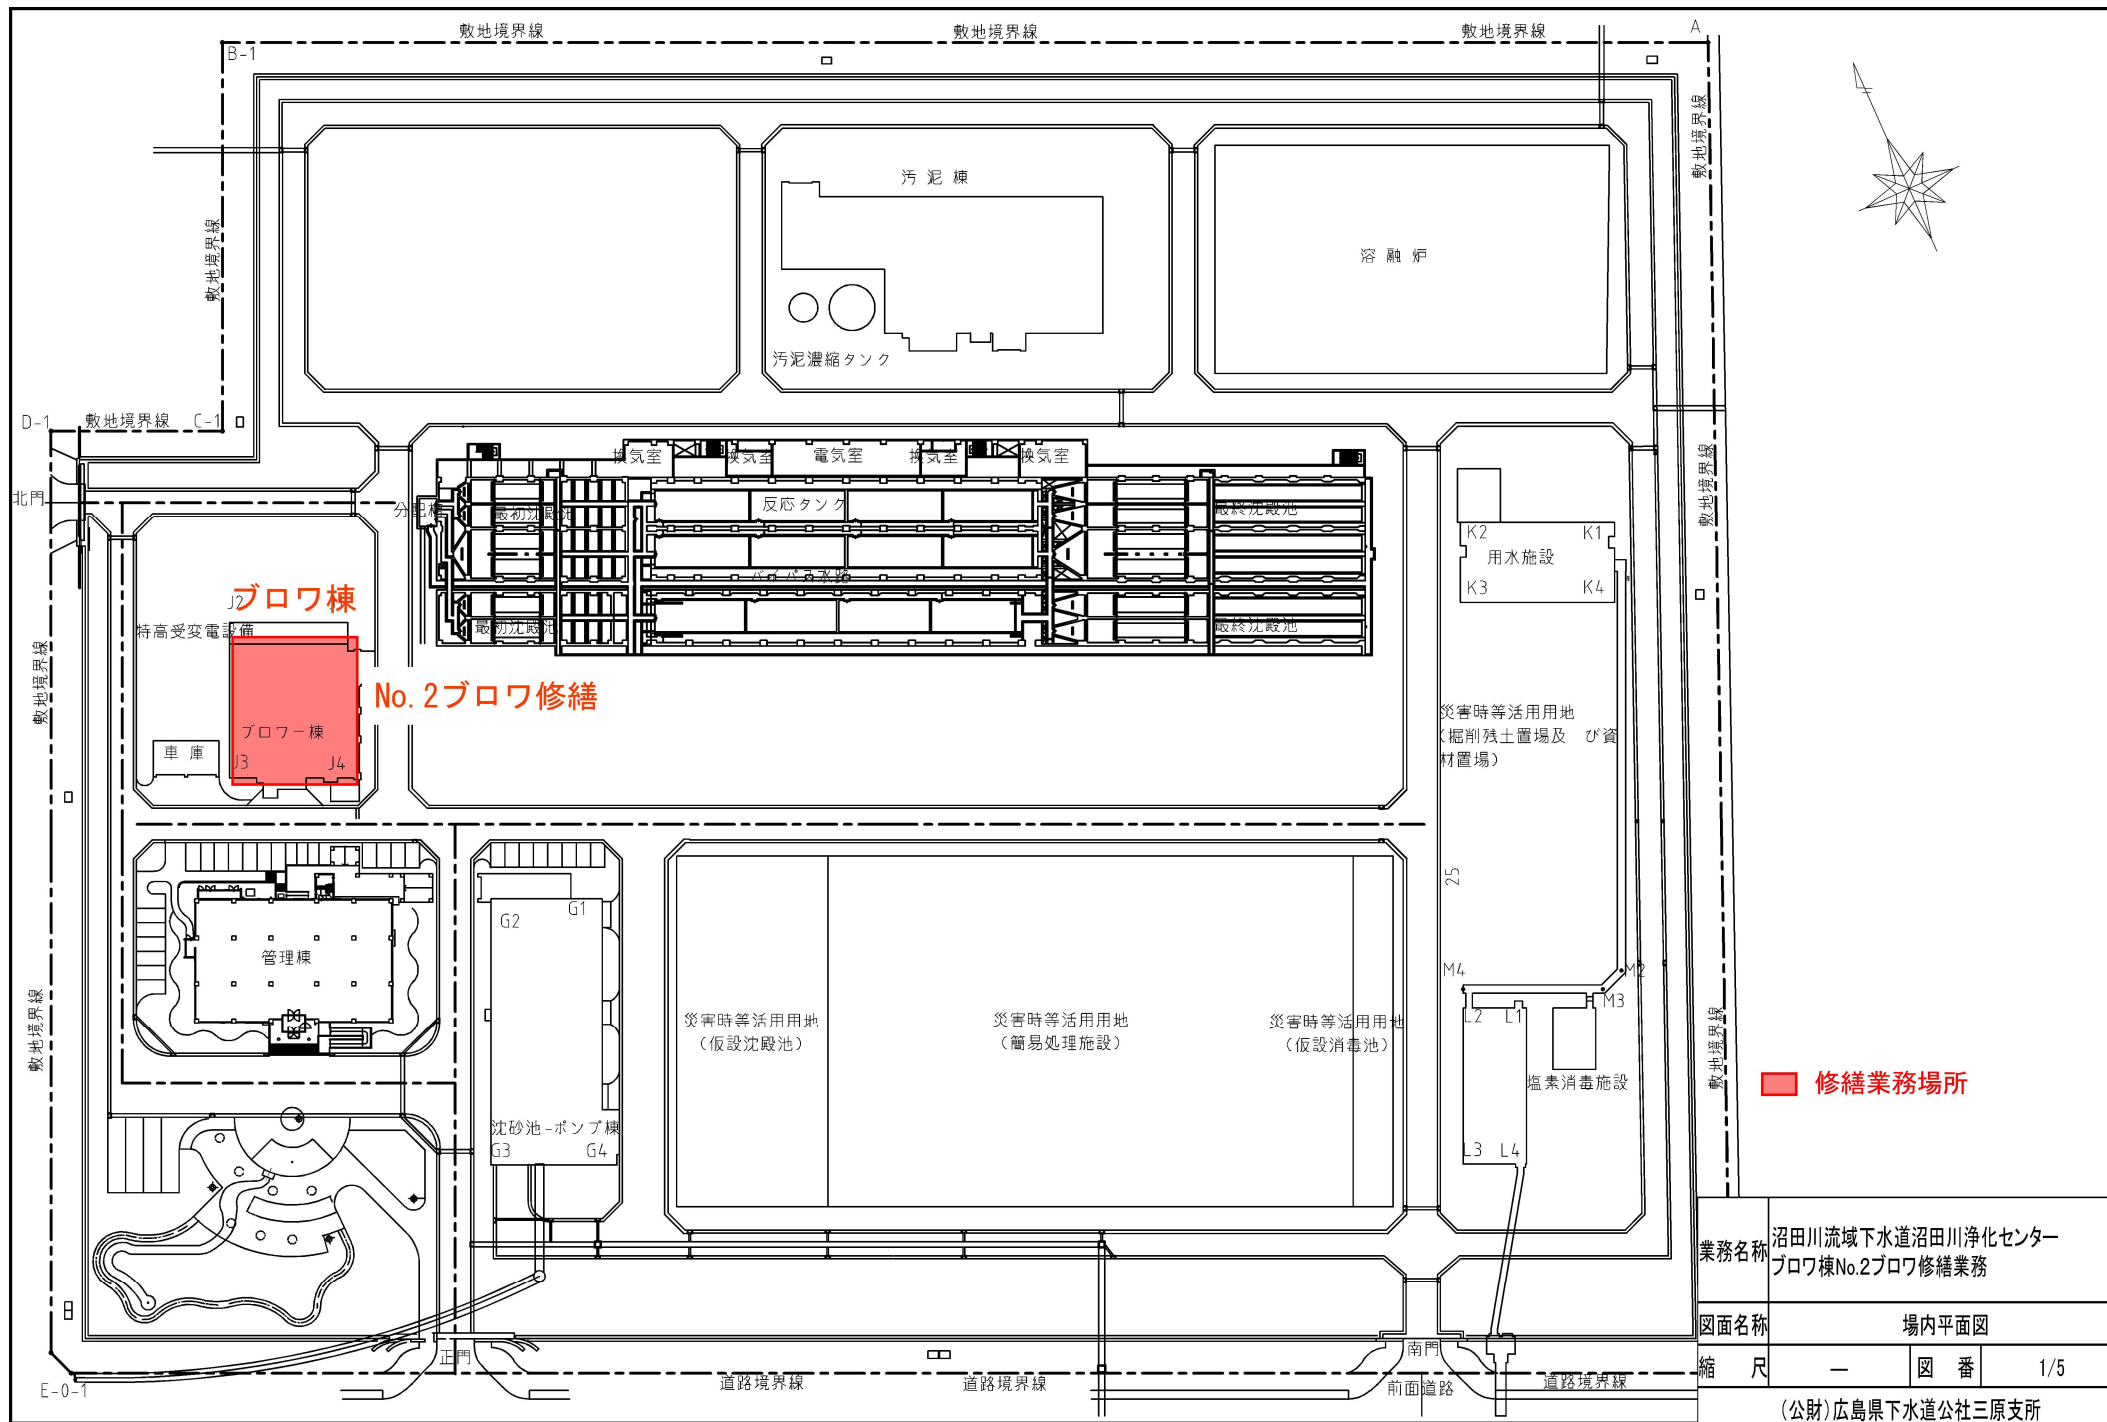


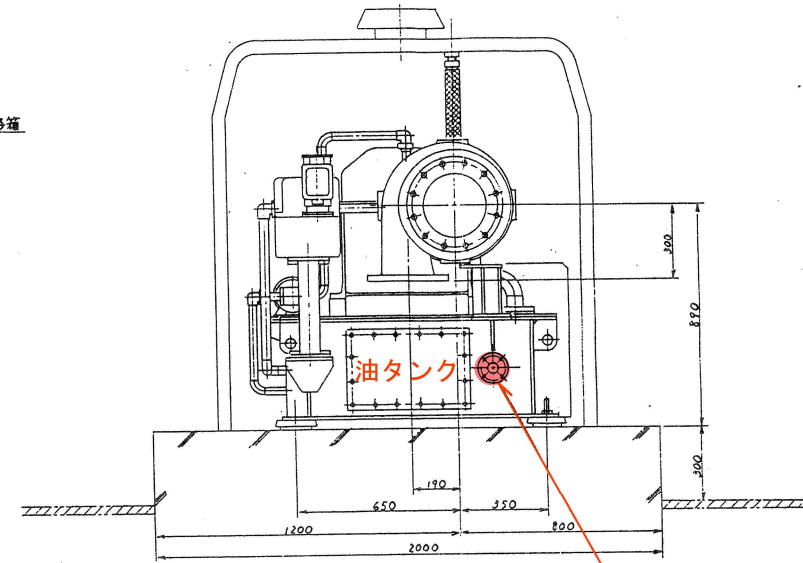

業務名称	沼田川流域下水道沼田川浄化センター ブロワ棟No.2ブロワ修繕業務		
図面名称	場内平面図		
縮尺	—	図番	1/5
(公財)広島県下水道公社三原支所			

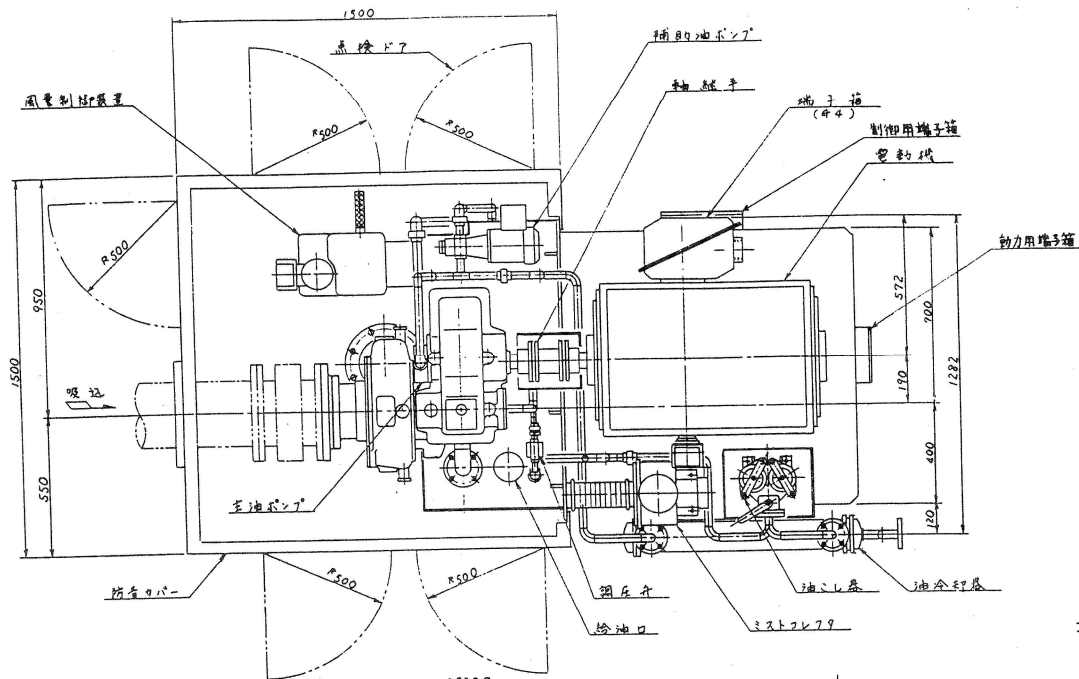

・油タンク用レベルスイッチ 1個
 ・パッキン 1枚


項目	仕様
形式	垂直増速式葉根ターボブロフ
取扱気体	空気
排出口径	吸込側 φ250 mm
吐出側	吐出側 φ200 mm
空気量	80 m³/min
吸込空気温度	20℃, 101.3Kpa (1atm) 45%RH
吐出空気温度	min -15℃, max 35℃
圧力	-300 mmHg (-2.942Kpa)
電力	6000mmHg (58.84Kpa)
電動機	屋内同族防滴カギ形
数量	60Hz <400V <2P <110 KW
	2 台

1. ブロフ外形図 (1/1)

業務名称	沼田川流域下水道沼田川浄化センター ブロフ棟No.2ブロフ修繕業務		
図面名称	No.2ブロフ外形図		
縮尺	—	図番	2/5
(公財)広島県下水道公社三原支所			

三角法
THIRD ANGLE PROJECTION

工事番号	図番	出図年月日	図名

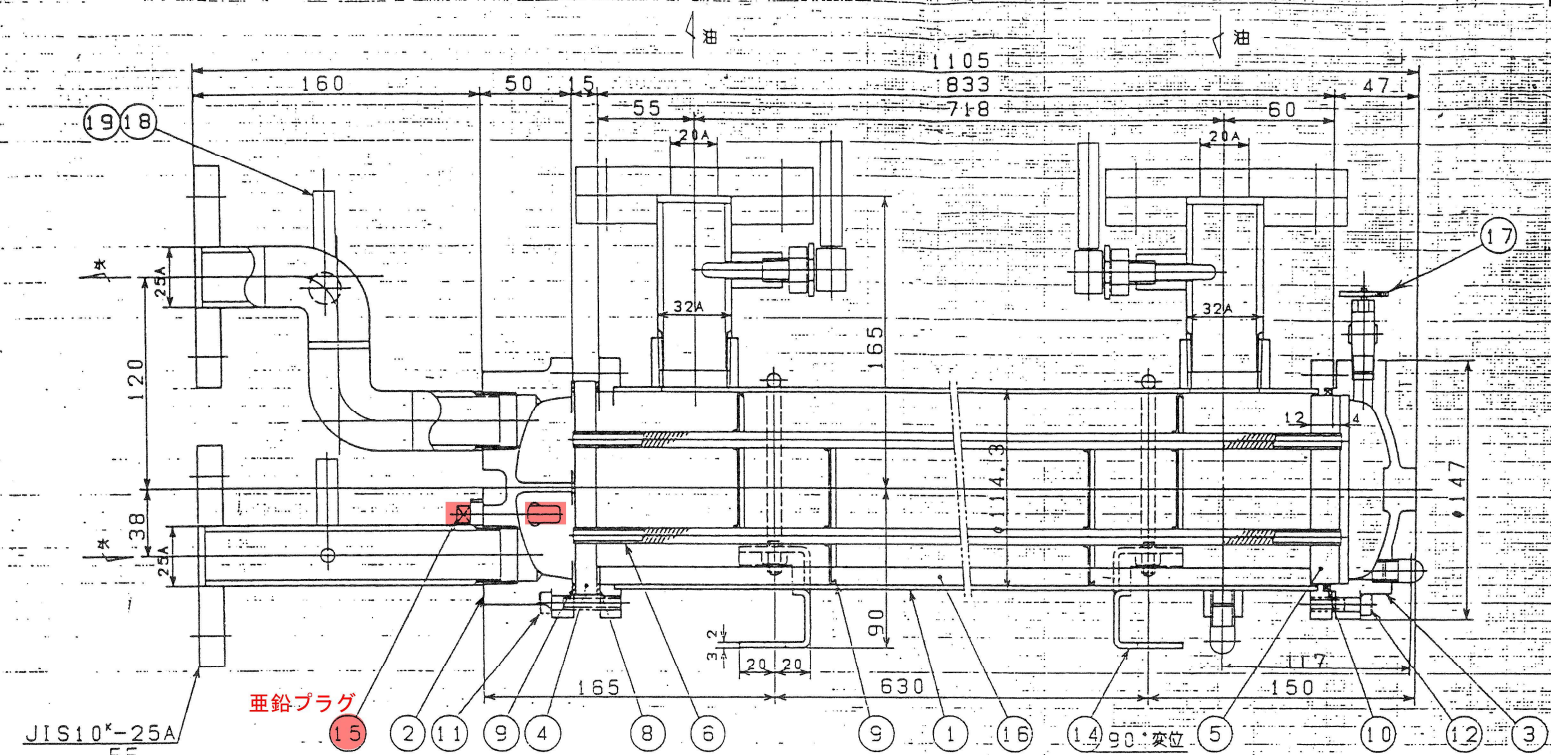

7. 油冷却器 数量: 2式/2台

19	プラグ	FCMB	4		P.T3/8
18	温度計	AL	4		P.T3/8 (0~100℃)
17	エア抜きバルブ	BsBM	1		P.T1/4
16	配管プレート	SPCC	4		
15	垂鉛プラグ	Zn	2		P.T3/8
14	脚	SS	2		
13	フレックシブル	FCMB	2		JIS10-1/4B 50mm
12	ボルト・ナット	SCM435	6		M8
11	ボルト・ナット	SCM435	6		M8
10	パッキン	N.B.R	1		
9	パッキン	V*1500	1		
8	パッキン	V*1500	1		
7	パッキンプレート	SPCC	1		
6	ファンテープ	C:0207-1/4H	60		φ9×853
5	チューブシート"B"	SS400	1		水道
4	チューブシート"A"	SS400	1		内装: タール工ボキ
3	水室カバー"B"	FC200	1		製造済
2	水室カバー"A"	FC200	1		
1	本体	SS400	1		

仕様	
圧力損失	3.5 m ²
交換熱量	10500 kcal/H
流量	150 VG 45 30/36 L/min 44 L/min
入口温度	55℃ 32℃
出口温度	40.3℃ 36℃
圧力	1 2
圧力損失	0.5 kgf/cm ² 0.3 kgf/cm ²
使用圧力	1.5 kgf/cm ² 1.0 kgf/cm ²
設計圧力	10 kgf/cm ² 10 kgf/cm ²
設計温度	70℃ 70℃
許容圧力	15 kgf/cm ² 15 kgf/cm ²
実効圧力	kgf/cm ² kgf/cm ²
重量	37 kgf
寸法	43 kgf
寸法	4.5 l 2 l

MARK	PARTICULARS	MATERIAL	WORKING TOTAL	PER ONE TOTAL	REMARKS
			NO REQUIRED	WEIGHT IN kg	
CHECKED BY	飯野	業務名称	沼田川流域下水道沼田川浄化センター		
DESIGNED BY	橋山	図面名称	油冷却器組立図		
DRAWN BY	森原	縮尺	—	図番	5/5
DATE	H11.11.20	(公財) 広島県下水道公社三原支所			